


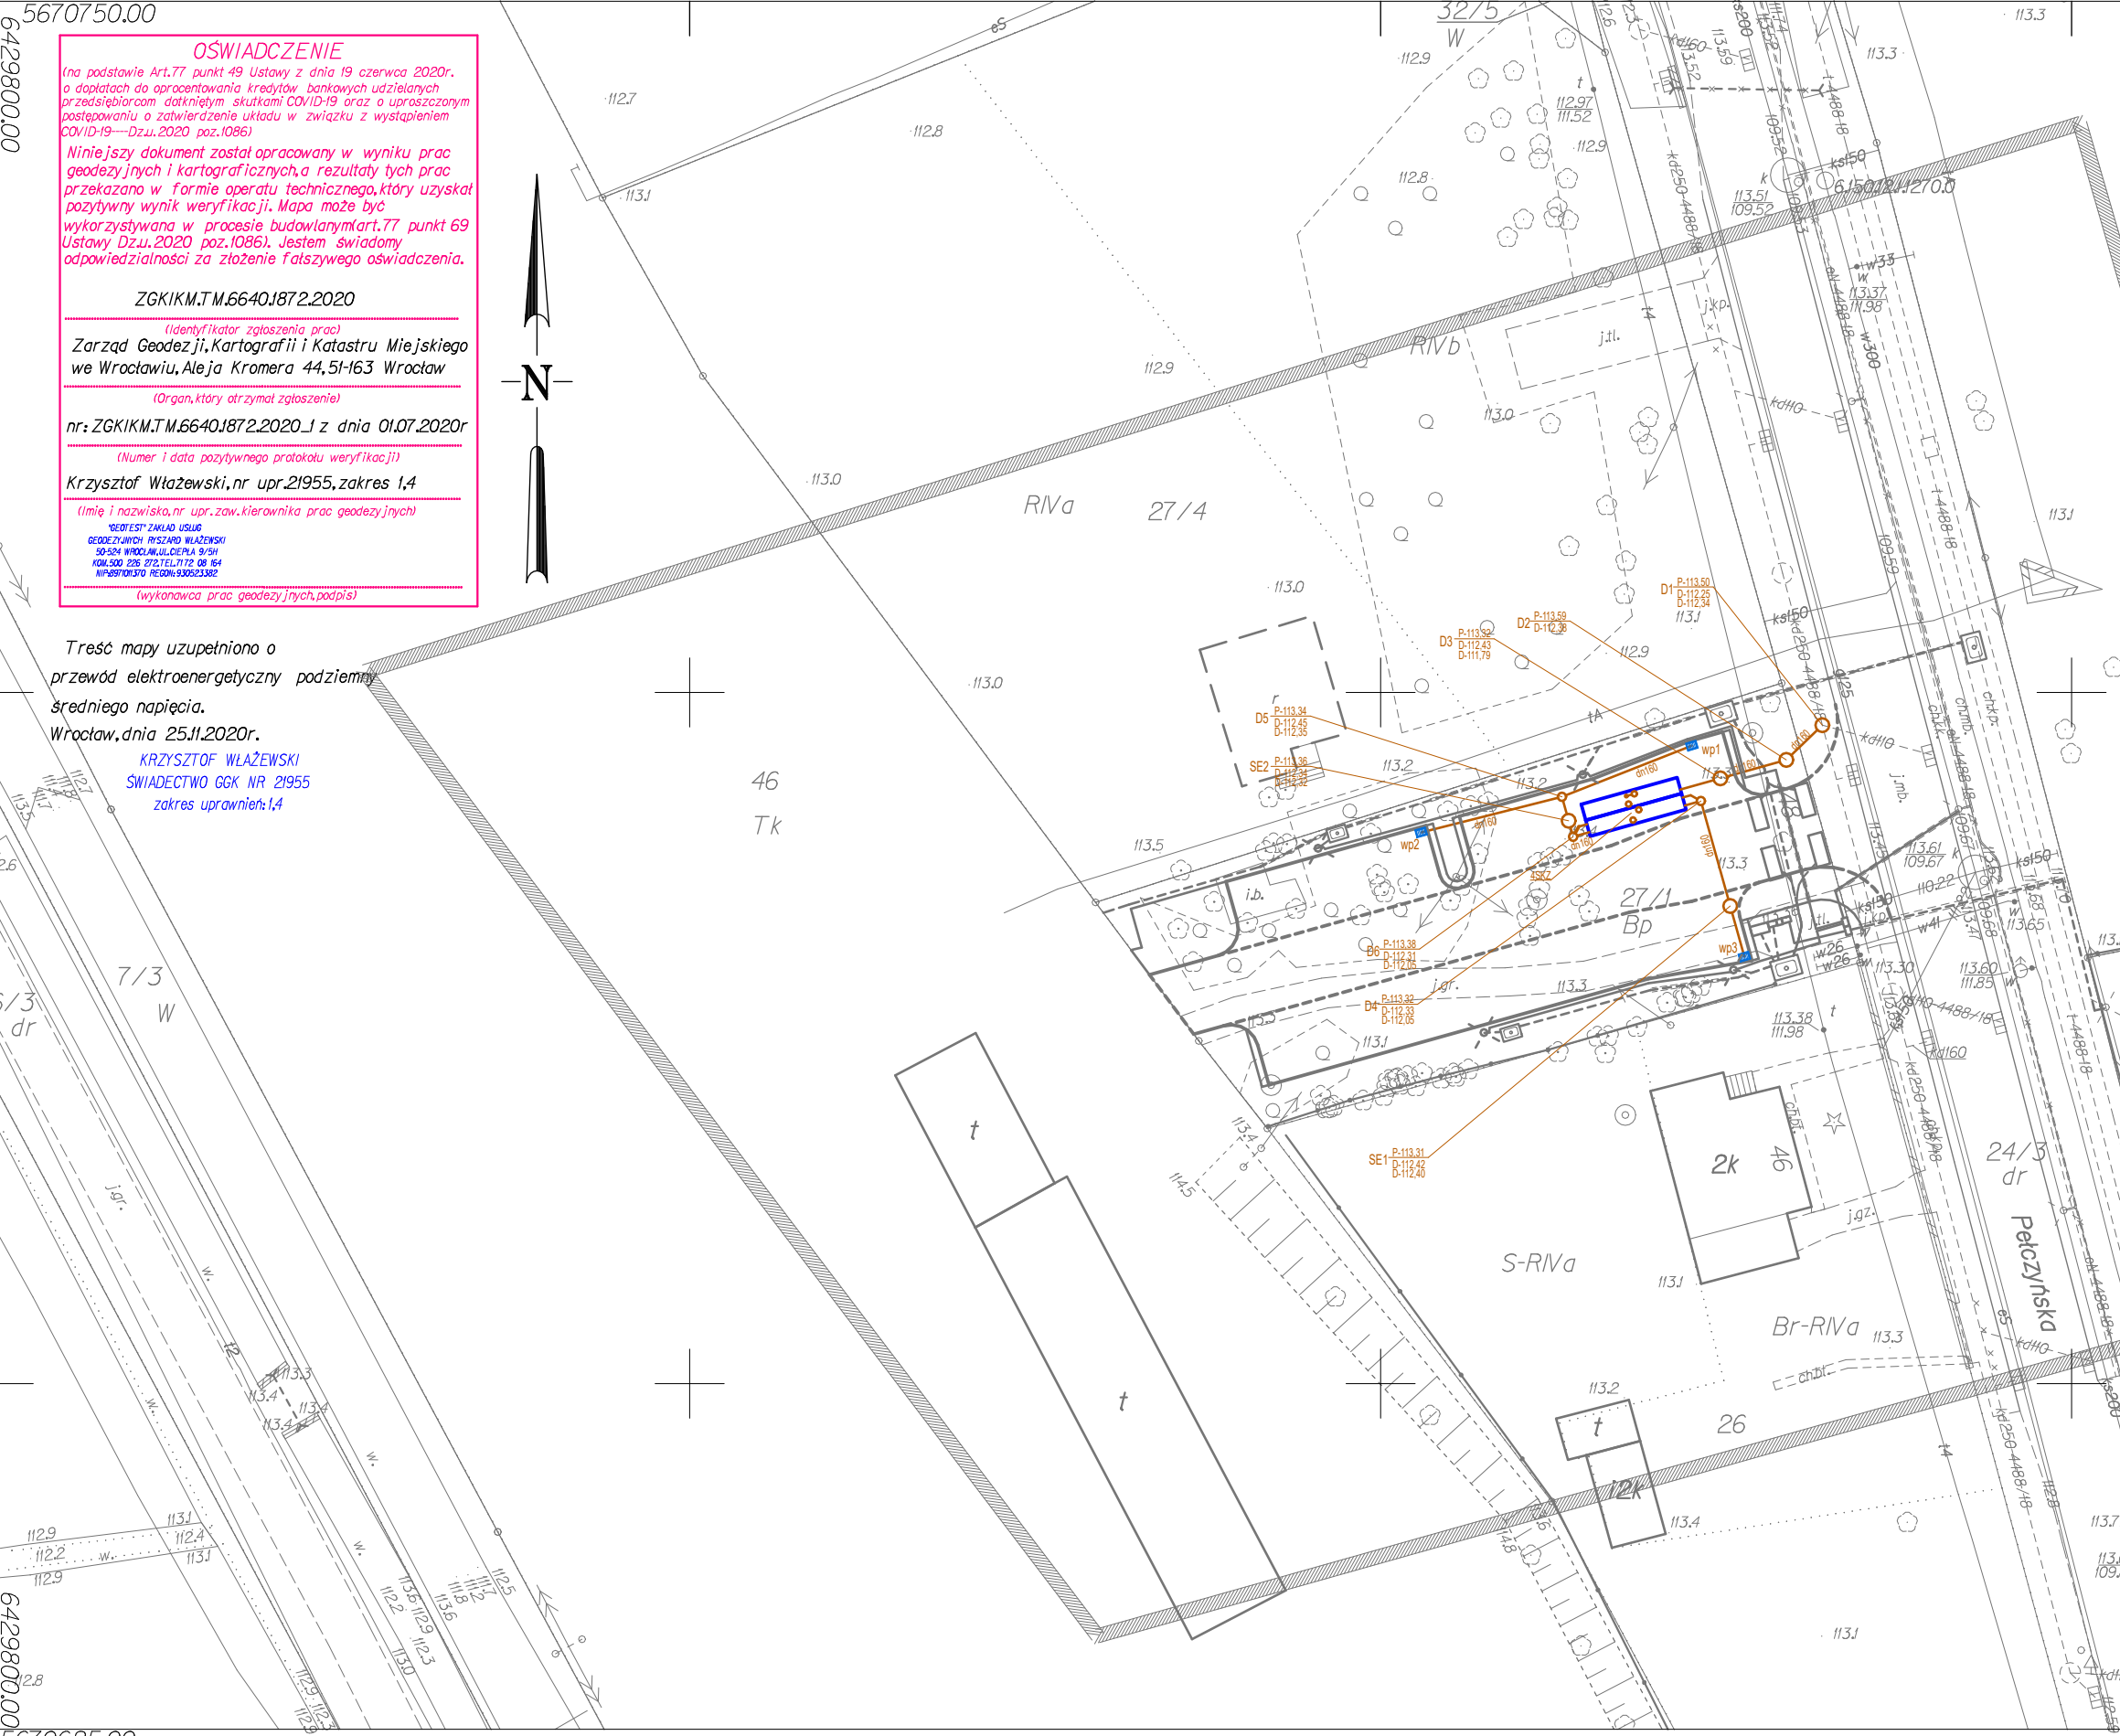

OŚWIADCZENIE

(na podstawie Art.77 punkt 49 Ustawy z dnia 19 czerwca 2020r. o dopłatach do oprocentowania kredytów bankowych udzielanych przedsiębiorcom dotkniętym skutkami COVID-19 oraz o uproszczonym postępowaniu o zatwierdzenie układu w związku z wystąpieniem COVID-19—Dz.U.2020 poz.1086)

Niniejszy dokument został opracowany w wyniku prac geodezyjnych i kartograficznych, a rezultaty tych prac przekazano w formie operatu technicznego, który uzyskał pozytywny wynik weryfikacji. Mapa może być wykorzystywana w procesie budowlanym Art.77 punkt 69 Ustawy Dz.U.2020 poz.1086). Jestem świadomy odpowiedzialności za złożenie fałszywego oświadczenia.

ZGKIKM.TM.6640J872.2020

(Identyfikator zgłoszenia prac)

Zarząd Geodezji, Kartografii i Katastru Miejskiego we Wrocławiu, Aleja Kromera 44, 51-163 Wrocław

(Organ, który otrzymał zgłoszenie)

nr: ZGKIKM.TM.6640J872.2020_I z dnia 01.07.2020r

(Numer i data pozytywnego protokołu weryfikacji)

Krzysztof Włazeński, nr upr.21955, zakres 1,4

(Imię i nazwisko, nr upr., zaw. kierownika prac geodezyjnych)

GEODESTY ZAKŁAD USŁUG
GEODEZYJNYCH RYSZARDO WŁAZEŃSKI
50-524 WROCŁAW, UL. CIEPLA 9/5H
KOM.500.226.272.TEL.7172.08.164
NIP:897101370 REGON:930523382

(wykonawca prac geodezyjnych, podpis)

Treść mapy uzupełniono o przewód elektroenergetyczny podziemny średniego napięcia.
Wrocław, dnia 25.11.2020r.
KRZYSZTOF WŁAZEŃSKI
ŚWIADECTWO GKG NR 21955
zakres uprawnień: 1,4

- LEGENDA
- ODWODNIENIE:
- wp1

Proj. wpust uliczny dn500
- D3

Proj. studnia rewizyjna dn1000
- D6

Proj. studnie kontrolna dn600
- SE1

Proj. separator oleju dn1000
- Proj. kanał kanalizacji deszczowej
- Proj. zbiornik infiltracyjno-retencyjny
- 4SKZ

Proj. 4 studnie kontrolne zbiornika dn400
- OŚWIETLENIE:
- Proj. słup oświetleniowy wysokości 8m z oprawami LED
- Proj. złącze kablowe
- Kabel NA2XY 4x35 w rurach SRS110
- Kabel NA2XY 4x35 w rurach DVK110 +bednarka 25x4mm
- Proj. lokalizacja pętli indukcyjnych
- Proj. przyłącze wg odrębnego opracowania
- Istn. słup oświetleniowy
- MKT:
- Proj. studnia MKT
- Proj. rury osłonowe 2xHDPE110/6,3
- Proj. rury osłonowe 2xDVK110
- OBRAMOWANIA:
- Proj. krawężniki bet. wibroprasowane 15x30cm
- Proj. oporniki bet. wibroprasowane 12x25cm
- Proj. obrzeża bet. 8x30cm

INWESTOR	 GMINA WROCŁAW Plac Nowy Targ 1-8 , 50-141 Wrocław				
PRZEDSTAWICIEL INWESTORA	 Wrocławskie Inwestycje sp. z o.o. ul. Ofiar Oświęcimskich 36, 50-059 Wrocław				
BIURO PROJEKTOWE	 KBH INWESTYCJE Sp. z o.o. Sp. k. ul. Sosnowa 21 , Mokronos Dolny , 55-080 Kąty Wrocławskie				
PRZEDMIOT OPRACOWANIA	PROJEKT ZAGOSPODAROWANIA TERENU				
NAZWA ZAMÓWIENIA	05110 Budowa parkingu "Parkuj i Jedź" w rejonie stacji kolejowej Wrocław Osobowice - Etap I				
BRANŻA	SANITARNA				
NAZWA RYSUNKU	Plan sytuacyjny				
DATA	12.2020				
NR RYSUNKU	2				
NR UMOWY	ZP/12/PN/2020				
STADIUM	PB				
SKALA	1:500				
BRANŻA	FUNKCJA	ZESPÓŁ PROJEKTOWY	NR UPRAWNIENI	SPECJALNOŚĆ	PODPIS
ODWODNIENIE	Projektant	mgr inż. Janusz Kiernicki	454/78	Sanitarna	
	Sprawdzający	mgr inż. Elżbieta Bester	324/90/UW	Sanitarna	

WROCŁAW

obręb LIPA PIOTROWSKA 0054

Nr sekcji 6J50J2.22J.3

AM10 dz.nr 27/1

ul. Pełczyńska

MAPA DO CELÓW PROJEKTOWYCH

Skala 1:500

LIPA PIOTROWSKA

54

1.Układ współrzędnych: "2000/G"

2.Poziom odniesienia: "PL-EVRF 2007-NH"

3.Obszar aktualizacji oznaczono linią szrafowaną.

4.Informacje o służebnościach gruntowych mających wpływ na zagospodarowanie gruntów, zlokalizowanych w granicach projektowanej inwestycji: nie badano

6J50J2.22J.1

6J50J2.22J.2

6J50J2.22J.3

6J50J2.22J.4

Z WYŁĄCZENIEM TERENÓW O CHARAKTERZE ZAMKNIĘTYM

Nie wyklucza się istnienia w terenie innych nie wykazanych na mapie urządzeń podziemnych, które nie były zgłoszone do inwentaryzacji lub o których brak jest informacji w instytucjach branżowych.

ZGKIKM.TM.6640J872.2020

WROCŁAW 05.06.2020

brak MPZP

Opracowanie:
(wykonawca, podpis)

Geodeta uprawniony:
(imię, nazwisko, nr uprawnień, podpis)

*GEODESTY ZAKŁAD USŁUG
GEODEZYJNYCH RYSZARDO WŁAZEŃSKI
50-524 WROCŁAW, UL. CIEPLA 9/5H
KOM.500.226.272.TEL.7172.08.164
NIP:897101370 REGON:930523382

KRZYSZTOF WŁAZEŃSKI
ŚWIADECTWO GKG NR 21955
zakres uprawnień: 1,4