


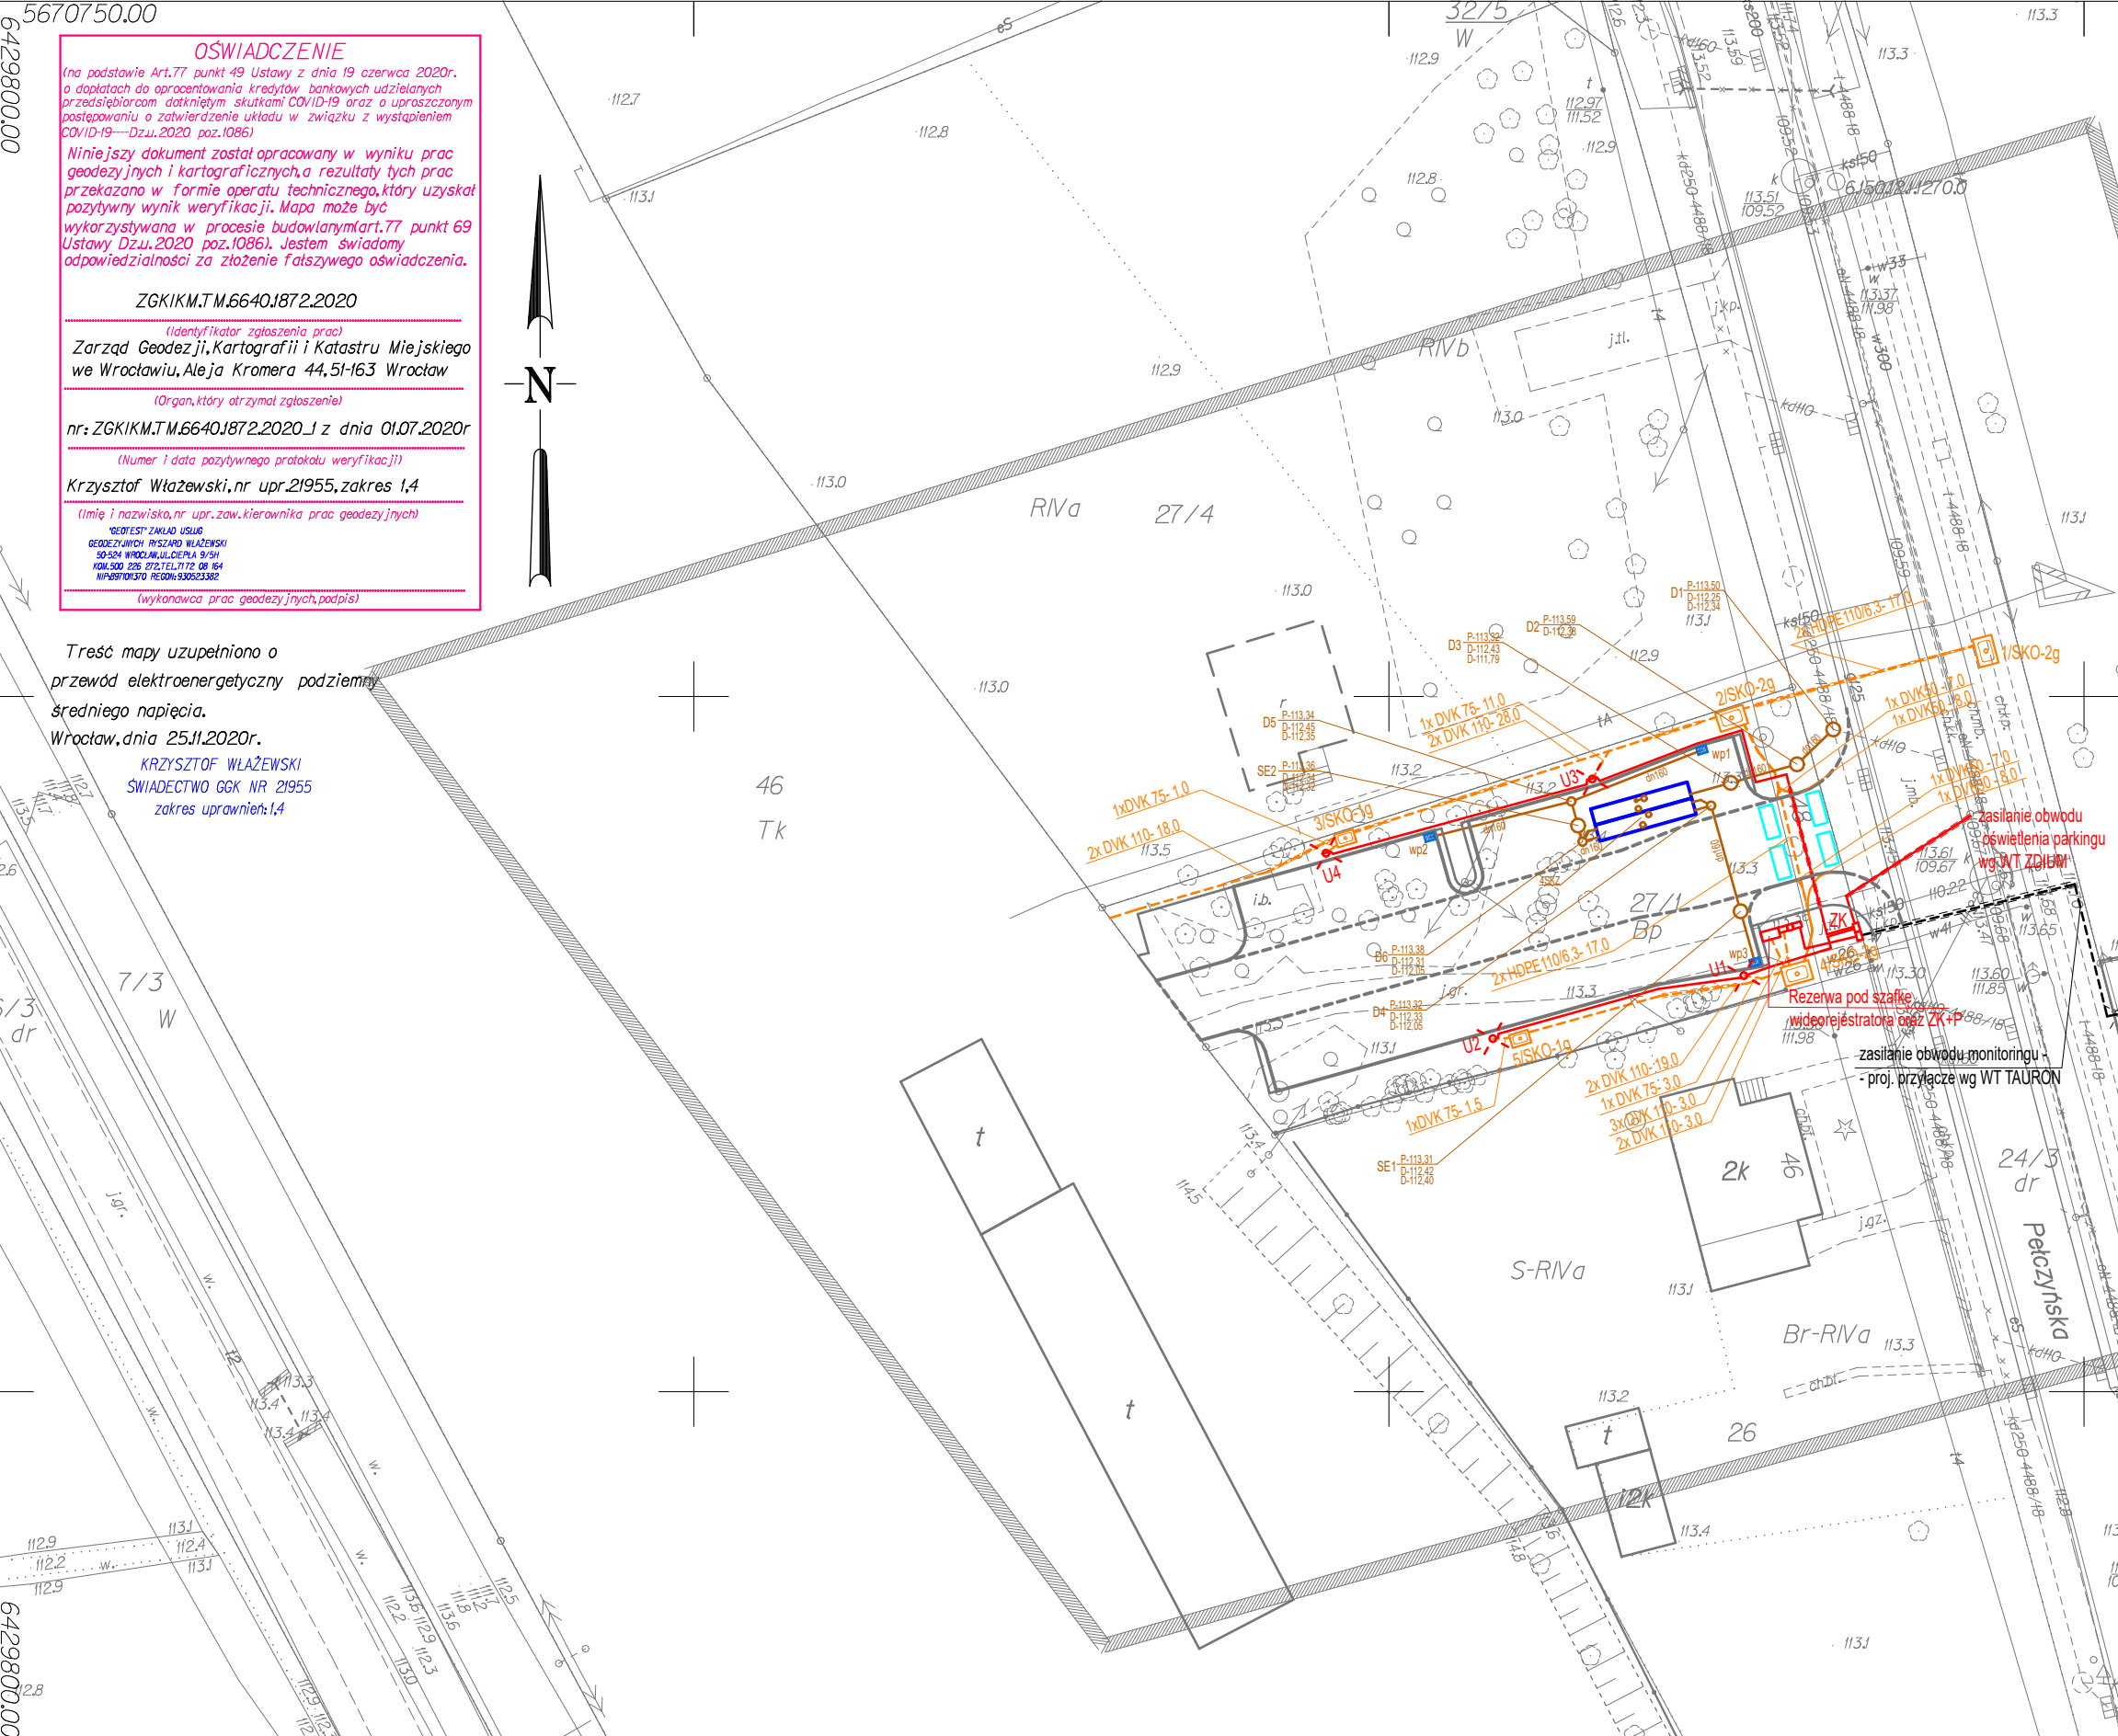

OŚWIADCZENIE

(na podstawie Art.77 punkt 49 Ustawy z dnia 19 czerwca 2020r. o dopłatach do oprocentowania kredytów bankowych udzielanych przedsiębiorcom dotkniętym skutkami COVID-19 oraz o uproszczonym postępowaniu o zatwierdzenie układu w związku z wystąpieniem COVID-19—Dz.U.2020 poz.1086)

Niniejszy dokument został opracowany w wyniku prac geodezyjnych i kartograficznych, a rezultaty tych prac przekazano w formie operatu technicznego, który uzyskał pozytywny wynik weryfikacji. Mapa może być wykorzystywana w procesie budowlanym Art.77 punkt 69 Ustawy Dz.U.2020 poz.1086). Jestem świadomy odpowiedzialności za złożenie fałszywego oświadczenia.

ZGKIKM.TM.6640J872.2020

(Identyfikator zgłoszenia prac)

Zarząd Geodezji, Kartografii i Katastru Miejskiego we Wrocławiu, Aleja Kromera 44, 51-163 Wrocław

(Organ, który otrzymał zgłoszenie)

nr: ZGKIKM.TM.6640J872.2020_I z dnia 01.07.2020r

(Numer i data pozytywnego protokołu weryfikacji)

Krzysztof Włazeński, nr upr.21955, zakres 1,4

(Imię i nazwisko, nr upr. zaw. kierownika prac geodezyjnych)

GEOTEST ZAKŁAD USŁUG
GEODEZYJNYCH RYSZARDO WŁAZEŃSKI
50-524 WROCLAW, UL. CIEPŁA 9/5H
KOM. 500 226 272, TEL. 7172 08 164
NIP: 897101370 REGON: 930523382

(wykonawca prac geodezyjnych, podpis)

Treść mapy uzupełniono o
przewód elektroenergetyczny podziemny
średniego napięcia.
Wrocław, dnia 25.11.2020r.
KRZYSZTOF WŁAZEŃSKI
ŚWIADECTWO GKG NR 21955
zakres uprawnień: 1,4

LEGENDA

ODWODNIENIE:

wp1 Proj. wpust uliczny dn500

D3 Proj. studnia rewizyjna dn1000

D6 Proj. studnie kontrolna dn600

SE1 Proj. separator oleju dn1000

Proj. kanał kanalizacji deszczowej

Proj. zbiornik infiltracyjno-retencyjny

4SKZ Proj. 4 studnie kontrolne zbiornika dn400

OŚWIETLENIE:

Proj. słup oświetleniowy wysokości 8m z oprawami LED

Proj. złącze kablowe

Kabel NA2XY 4x35 w rurach SRS110

Kabel NA2XY 4x35 w rurach DVK110 +bednarka 25x4mm

Proj. lokalizacja pętli indukcyjnych

Proj. przyłącze wg odrębnego opracowania

Istn. słup oświetleniowy

MKT:

Proj. studnia MKT

Proj. rury osłonowe 2xHDPE110/6,3

Proj. rury osłonowe 2xDVK110

OBRAMOWANIA:

Proj. krawężniki bet. wibroprasowane 15x30cm

Proj. oporniki bet. wibroprasowane 12x25cm

Proj. obrzeża bet. 8x30cm

INWESTOR



GMINA WROCŁAW
Plac Nowy Targ 1-8 , 50-141 Wrocław

PRZEDSTAWICIEL INWESTORA



Wrocławskie Inwestycje sp. z o.o.
ul. Ofiar Oświęcimskich 36, 50-059 Wrocław

BIURO PROJEKTOWE



KBH INWESTYCJE Sp. z o.o. Sp. k.
ul. Sosnowa 21 , Mokronos Dolny , 55-080 Kąty Wrocławskie

PRZEDMIOT OPRAWACOWANIA

PROJEKT ZAGOSPODAROWANIA TERENU

NAZWA ZAMÓWIENIA

05110 Budowa parkingu "Parkuj i Jedź"
w rejonie stacji kolejowej Wrocław Osobowice - Etap I

BRANŻA

WIELOBRANŻOWY

NAZWA RYSUNKU

Plansza zbiorcza uzbrojenia

DATA

12.2020

NR RYSUNKU

3

NR UMOWY

ZP/12/PN/2020

STADIUM

PB

SKALA

1:500

BRANŻA	FUNKCJA	ZESPÓŁ PROJEKTOWY	NR UPRAWNIEN	SPECJALNOŚĆ	PODPIS
DROGI	Projektant	mgr inż. Stanisław Seidel	85 / 74 / WZDP	Drogowa	
	Sprawdzający	mgr inż. Kwiryna Frąckowiak	169/75/Wwm	Drogowa	
	Asystent	mgr inż. Andrzej Halicki		Drogowa	
ZIELEŃ	Projektant	mgr inż. Mateusz Jasion		Architektura krajobrazu	
OŚWIETLENIE	Projektant	inż. Stefan Perliński	402 / 74 / Wm	Elektryczna	
	Sprawdzający	mgr inż. Grzegorz Szymański	164/01/DUW	Elektryczna	
ODWODNIENIE	Projektant	mgr inż. Janusz Kiernicki	454/78	Sanitarna	
	Sprawdzający	mgr inż. Elżbieta Bester	324/90/UW	Sanitarna	
MKT	Projektant	mgr inż. Piotr Dowolski	296/ DOŚ /06	Teletechniczna	
	Sprawdzający	mgr inż. Jacek Springer	2073/00/U	Teletechniczna	

WROCŁAW
obręb LIPA PIOTROWSKA 0054
Nr sekcji 6J50J2.22J.3
AM10 dz.nr 27/1
ul. Pełczyńska

MAPA DO CELÓW PROJEKTOWYCH

Skala 1:500

LIPA PIOTROWSKA


54

1.Układ współrzędnych: "2000/G"

2.Poziom odniesienia: "PL-EVRF 2007-NH"

3.Obszar aktualizacji oznaczono linią szrafowaną.

4.Informacje o służebnościach gruntowych mających wpływ na zagospodarowanie gruntów, zlokalizowanych w granicach projektowanej inwestycji: nie badano

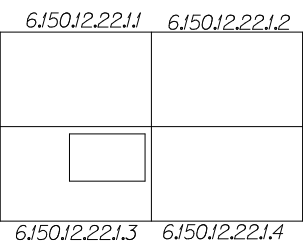

Z WYŁĄCZENIEM TERENÓW
O CHARAKTERZE ZAMKNIĘTYM

Nie wyklucza się istnienia w terenie innych nie wykazanych na mapie urządzeń podziemnych, które nie były zgłoszone do inwentaryzacji lub o których brak jest informacji w instytucjach branżowych.

ZGKIKM.TM.6640J872.2020
WROCŁAW 05.06.2020

brak MPZP

GEOTEST ZAKŁAD USŁUG
GEODEZYJNYCH RYSZARDO WŁAZEŃSKI
50-524 WROCŁAW, UL. CIEPŁA 9/5H
KOM. 500 226 272, TEL. 7172 08 164
NIP: 897101370 REGON: 930523382

Opracowanie:
(wykonawca, podpis)

KRZYSZTOF WŁAZEŃSKI
ŚWIADECTWO GKG NR 21955
zakres uprawnień: 1,4

Geodeta uprawniony:
(imię, nazwisko, nr uprawnień, podpis)