


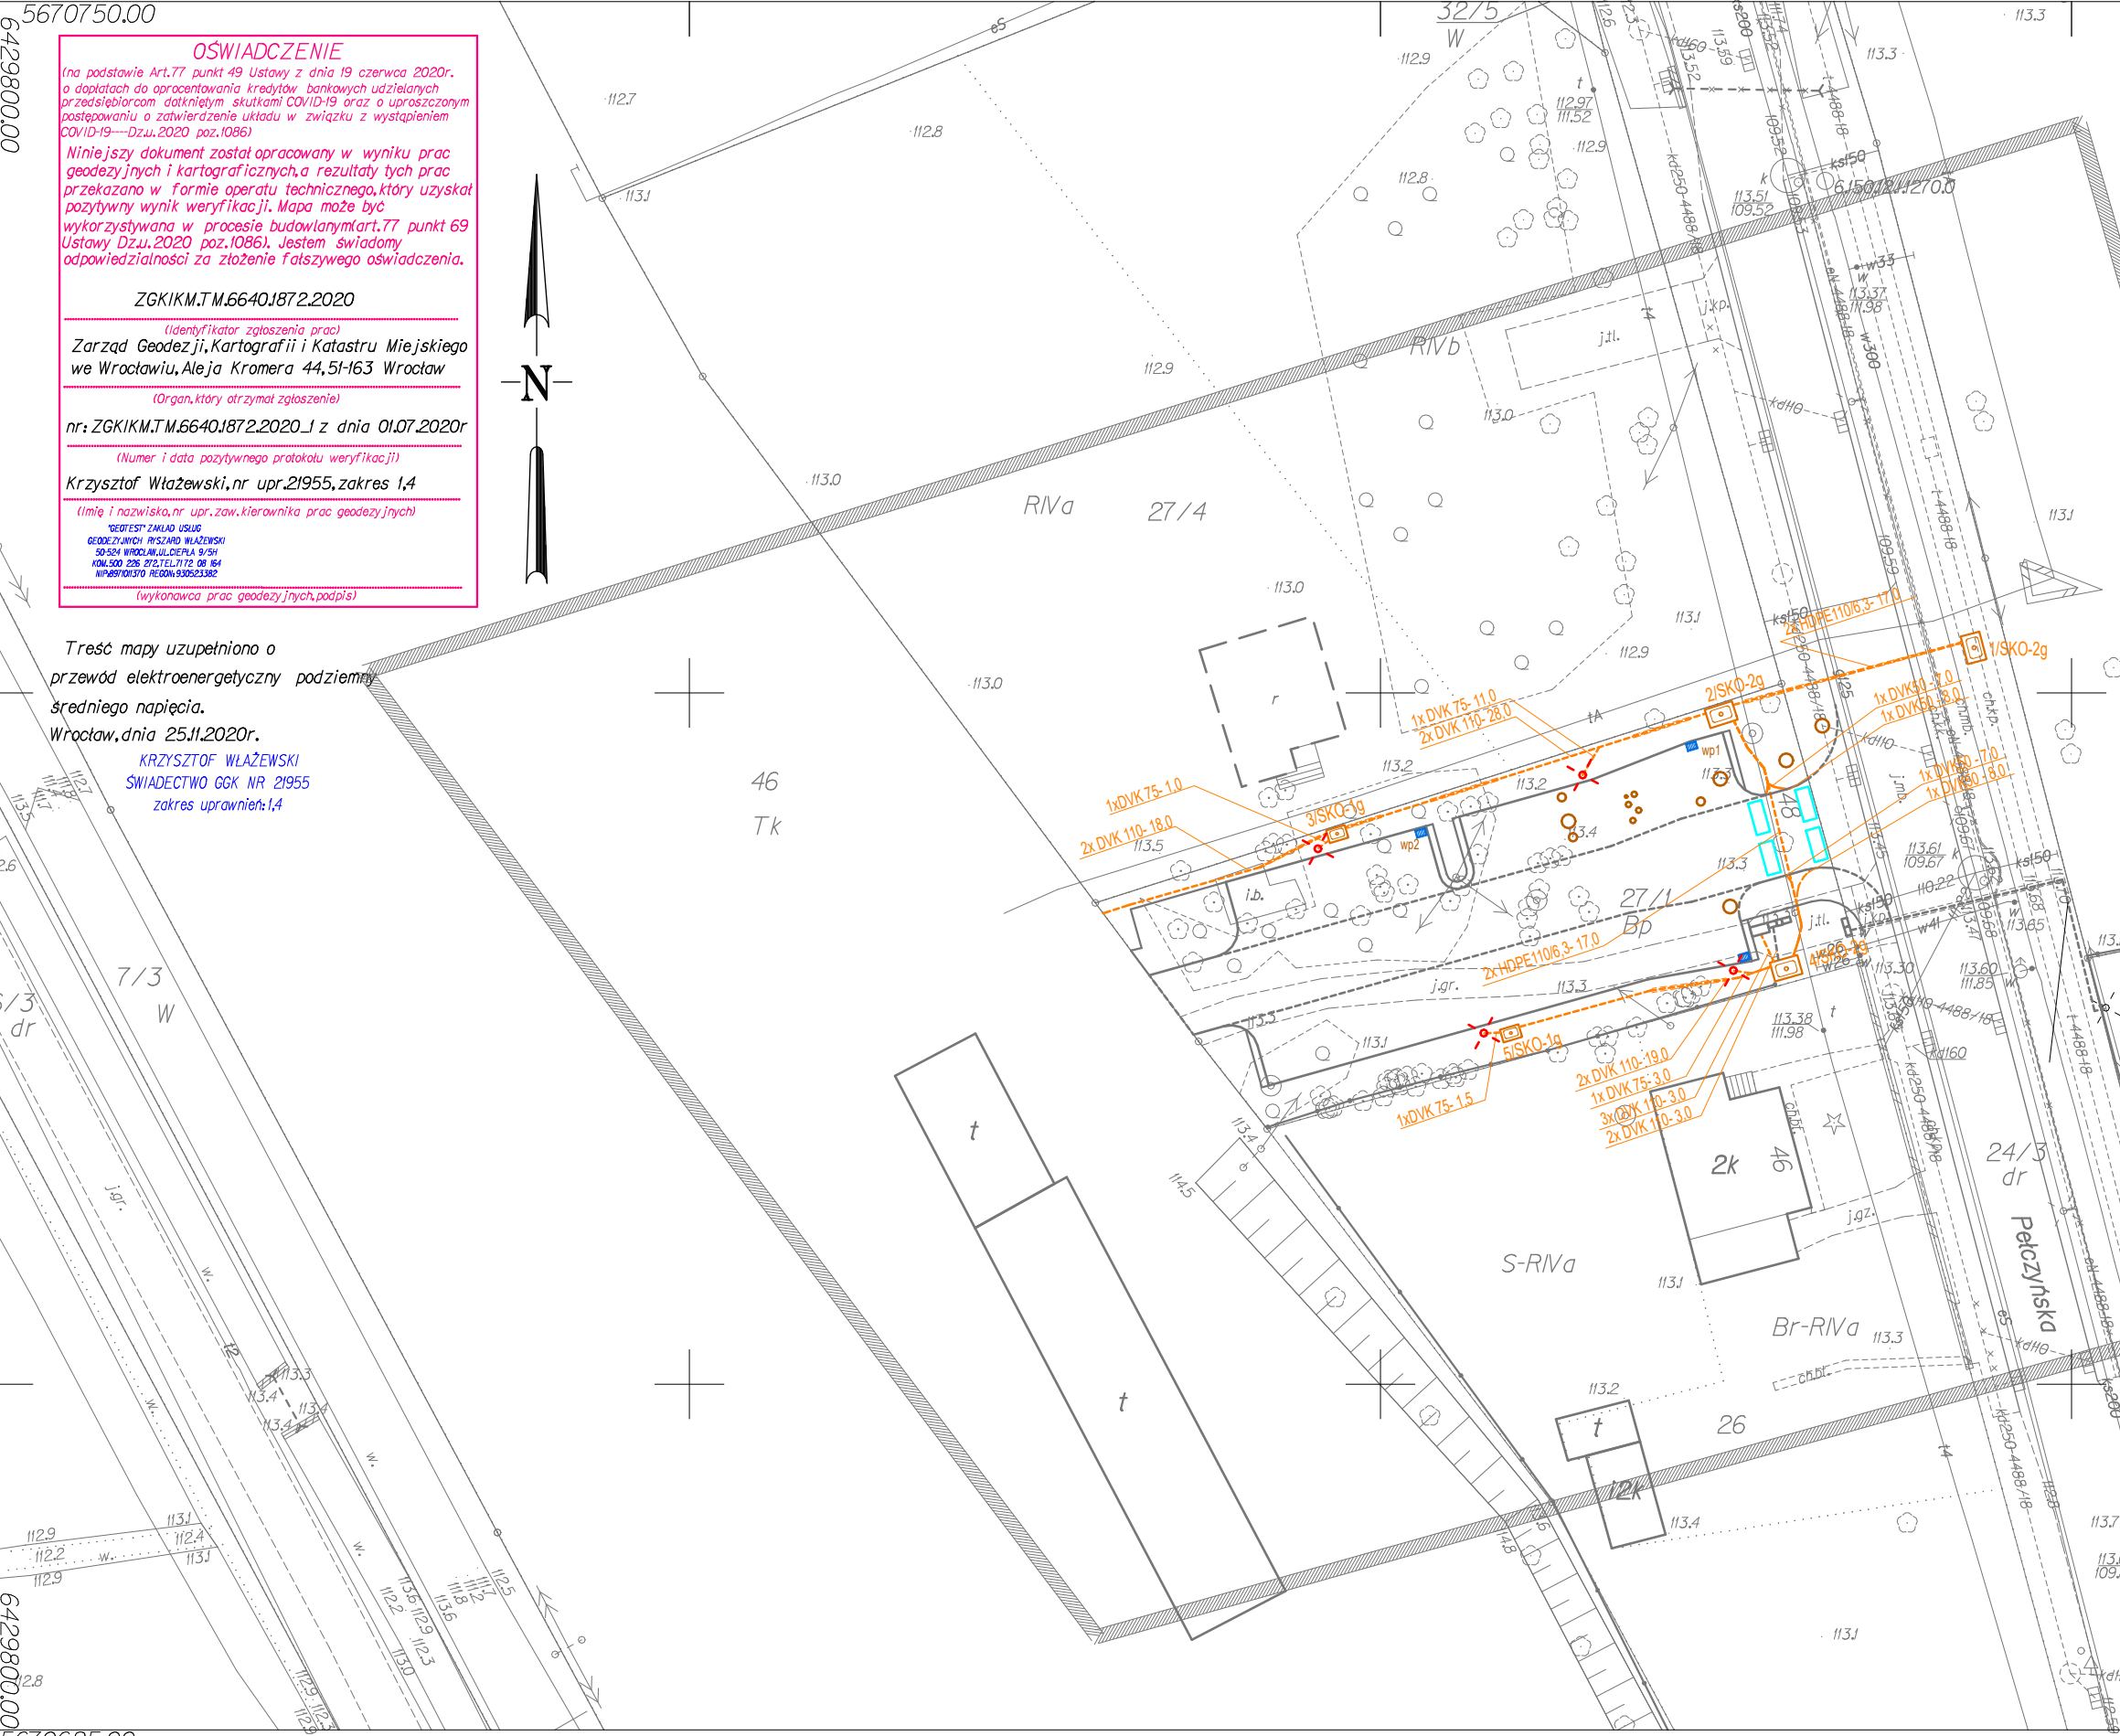

OŚWIADCZENIE

(na podstawie Art.77 punkt 49 Ustawy z dnia 19 czerwca 2020r. o dopłatach do oprocentowania kredytów bankowych udzielanych przedsiębiorcom dotkniętym skutkami COVID-19 oraz o uproszczonym postępowaniu o zatwierdzenie układu w związku z wystąpieniem COVID-19—Dz.U.2020 poz.1086)

Niniejszy dokument został opracowany w wyniku prac geodezyjnych i kartograficznych, a rezultaty tych prac przekazano w formie operatu technicznego, który uzyskał pozytywny wynik weryfikacji. Mapa może być wykorzystywana w procesie budowlanym Art.77 punkt 69 Ustawy Dz.U.2020 poz.1086). Jestem świadomy odpowiedzialności za złożenie fałszywego oświadczenia.

ZGKIKM.TM.6640J872.2020

(Identyfikator zgłoszenia prac)

Zarząd Geodezji, Kartografii i Katastru Miejskiego we Wrocławiu, Aleja Kromera 44, 51-163 Wrocław

(Organ, który otrzymał zgłoszenie)

nr: ZGKIKM.TM.6640J872.2020_I z dnia 01.07.2020r

(Numer i data pozytywnego protokołu weryfikacji)

Krzysztof Włazeński, nr upr. 21955, zakres 1,4

(Imię i nazwisko, nr upr., zaw. kierownika prac geodezyjnych)

GEODESTY ZAKŁAD USŁUG
GEODEZYJNYCH RYSZARDO WŁAZEŃSKI
50-524 WROCLAW, UL. CIEPŁA 9/5H
KOM. 500 226 272, TEL. 7172 08 164
NIP: 897101370 REGON: 930523382

(wykonawca prac geodezyjnych, podpis)

Treść mapy uzupełniono o przewód elektroenergetyczny podziemny średniego napięcia.
Wrocław, dnia 25.11.2020r.
KRZYSZTOF WŁAZEŃSKI
SWIADECTWO GKG NR 21955
zakres uprawnień: 1,4

LEGENDA

ODWODNIENIE

WP3

Proj. wpusty uliczne

S5

Proj. studnie kanalizacji deszczowej

Sr3

Proj. studnie rewizyjne systemu rozsączania

OŚWIETLENIE

Proj. słup oświetleniowy wysokości 8m z oprawami LED

Proj. złącze kablowe

projektowana lokalizacja pętli indukcyjnych

MKT

Proj. studnia MKT

Proj. rury osłonowe 2xHDPE110/6,3

Proj. rury osłonowe 2xDVK110

Uwaga:
Przy doborze słupów oświetleniowych należy uwzględnić rezerwę obciążenia pod kamery wideomonitoringu.

INWESTOR	GMINA WROCLAW Plac Nowy Targ 1-8 , 50-141 Wrocław				
PRZEDSTAWICIEL INWESTORA	Wrocławskie Inwestycje sp. z o.o. ul. Ofiar Oświęcimskich 36, 50-059 Wrocław				
BIURO PROJEKTOWE	KBH INWESTYCJE Sp. z o.o. Sp. k. ul. Sosnowa 21 , Mokronos Dolny , 55-080 Kąty Wrocławskie				
PRZEDMIOT OPRACOWANIA	MKTT				
NAZWA ZAMÓWIENIA	05110 Budowa parkingu "Parkuj i Jedź" w rejonie stacji kolejowej Wrocław Osobowice etap I				
BRANŻA	teletechnika	PLANSZA UZBROJENIA			
DATA	12.2020	NR RYSUNKU	2	NR UMOWY	ZP/12/PN/2020
				STADIUM	PW
				SKALA	1:500
BRANŻA	FUNKCJA	ZESPÓŁ PROJEKTOWY	NR UPRAWNIEN	SPECJALNOŚĆ	PODPIS
MKT	Projektant	mgr inż. Piotr Dowolski	296/ DOŚ /06	Teletechniczna	
	Sprawdzający	mgr inż. Jacek Springer	2073/00/U	Teletechniczna	

WROCLAW
obręb LIPA PIOTROWSKA 0054
Nr sekcji 6J50J2.22J.3
AM10 dz.nr 27/1
ul. Petczyńska

MAPA DO CELÓW PROJEKTOWYCH

Skala 1:500

LIPA PIOTROWSKA

54

1.Układ współrzędnych: "2000/G"

2.Poziom odniesienia: "PL-EVRF 2007-NH"

3.Obszar aktualizacji oznaczono linią szrafowaną.

4.Informacje o służebnościach gruntowych mających wpływ na zagospodarowanie gruntów, zlokalizowanych w granicach projektowanej inwestycji: nie badano

Z WYŁĄCZENIEM TERENÓW O CHARAKTERZE ZAMKNIĘTYM

Nie wyklucza się istnienia w terenie innych nie wykazanych na mapie urządzeń podziemnych, które nie były zgłoszone do inwentaryzacji lub o których brak jest informacji w instytucjach branżowych.

ZGKIKM.TM.6640J872.2020
WROCLAW 05.06.2020

brak MPZP

GEODESTY ZAKŁAD USŁUG
GEODEZYJNYCH RYSZARDO WŁAZEŃSKI
50-524 WROCLAW, UL. CIEPŁA 9/5H
KOM. 500 226 272, TEL. 7172 08 164
NIP: 897101370 REGON: 930523382

Opracowanie:
(wykonawca, podpis)

KRZYSZTOF WŁAZEŃSKI
SWIADECTWO GKG NR 21955
zakres uprawnień: 1,4

Geodeta uprawniony:
(imię, nazwisko, nr uprawnień, podpis)