


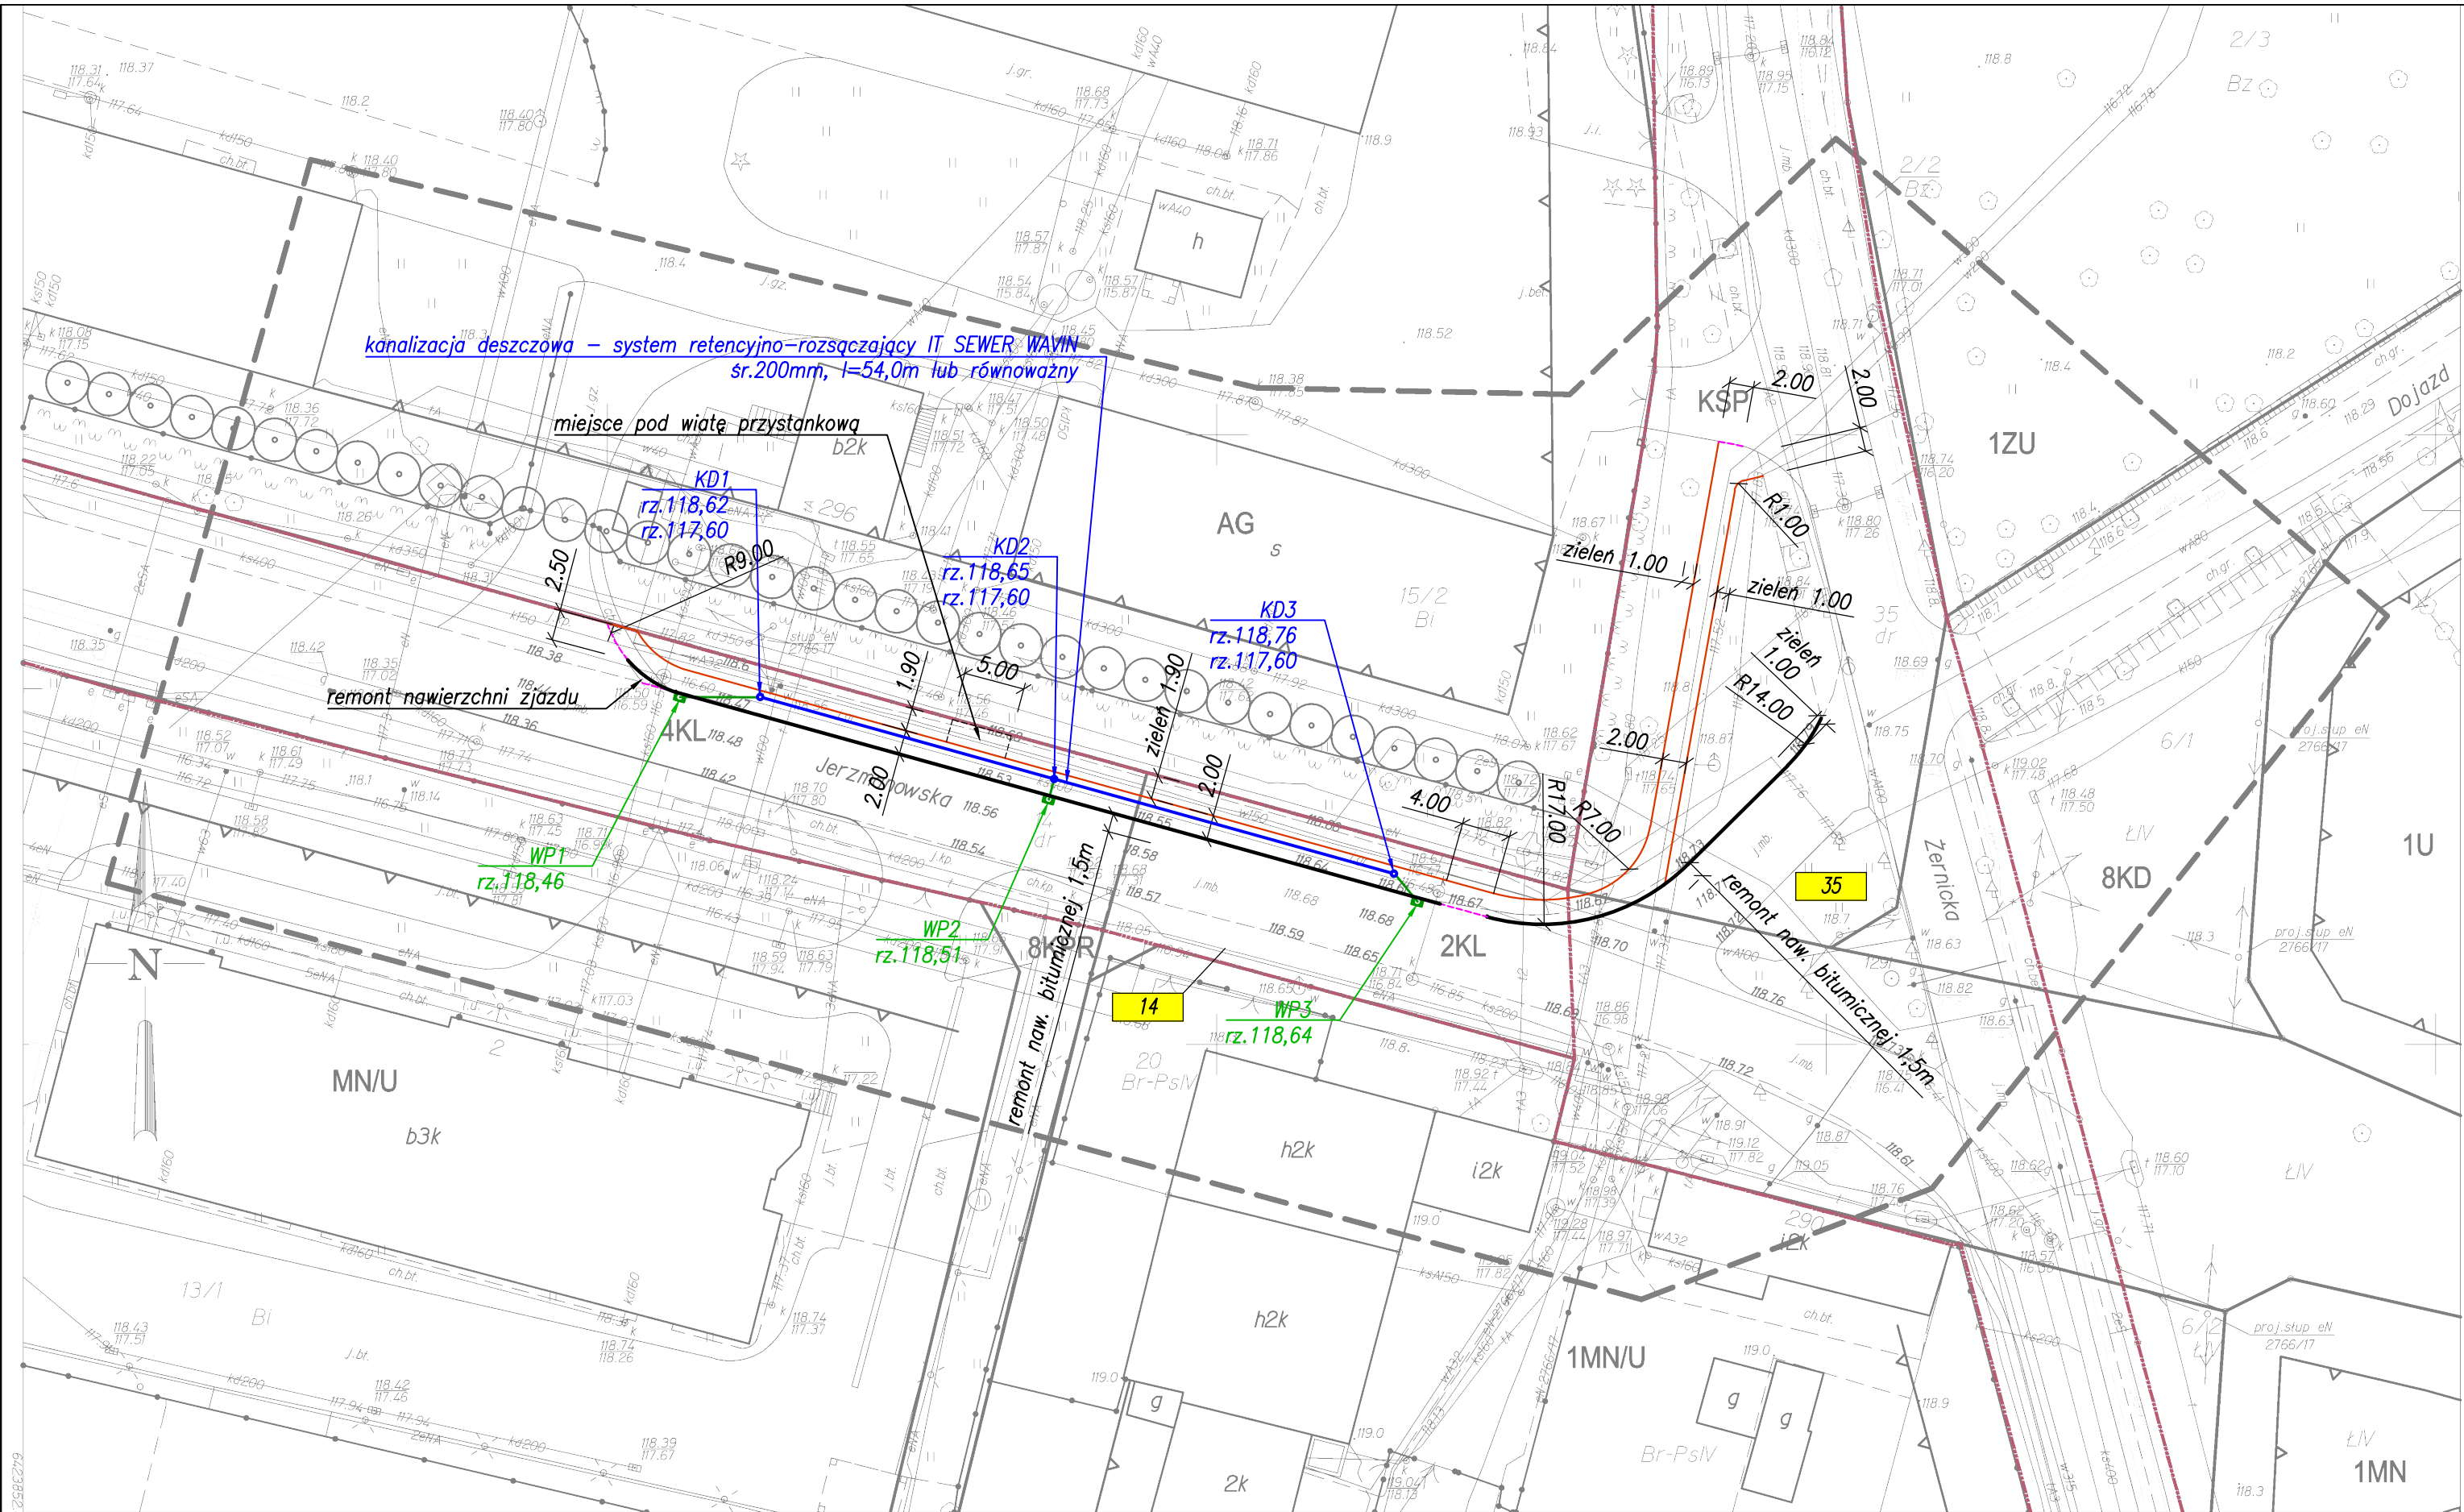

- LEGENDA:
- GRANICE DZIAŁEK
 - NUMERY DZIAŁEK OBJĘTE INWESTYCJĄ
 - KRAWĘŻNIK BET. WYSOKI
 - KRAWĘŻNIK BET. OBNIŻONY
 - OBRZEŻE BET.
 - KANALIZACJA DESZCZOWA

50,5666111,64

Jednostka ewidencyjna (nazwa, identyfikator):
WROCLAW 026401.1

Obręb ewidencyjny (nazwa, identyfikator):
ZERNIKI 0049

Sekcja:
6,149,11.18,3,4 6,149,11.18,4,3

Ulica: Jerzmanowska, Zernicka
Działki: 14, 35

MAPA DO CELÓW PROJEKTOWYCH

Skala 1:500

1. Układ współrzędnych "2000/16"
2. Planum adresowe "Kronstadt 1998"
3. Obszar aktualizacji oznaczony fioletową linią szrafurkową
4. Informacje o służebnościach gruntowych mających wpływ na zagospodarowanie gruntów, zlokalizowanych w granicach projektowanej inwestycji, nie zostały

6,149,11.18,3,2 6,149,11.18,4,1

49 ZERNIKI

Nie wyklucza się istnienia w terenie innych nie wykazanych na mapie urządzeń podziemnych, które nie były zgłoszone do inwentaryzacji lub o których brak jest informacji w instytucjach branżowych.

KERG: 4,258,2018
WROCLAW 31-8-2018

6,149,11.23,1,2 6,149,11.23,2,1

AG - teren aktywności gospodarczej
1ZU - teren zieleni urządzonej
8KD - ulice dojazdowe
2KL - ulice lokalne
KSP - parkingi

szpaler drzew
nieprzekraczalna linia zabudowy
linia rozgraniczająca tereny o różnym przeznaczeniu

USŁUGI GEODEZYJNE I KARTOGRAFICZNE
GEO-KART S.C.
mgr P. Baginski, mgr inż. S. Dzienisz, mgr inż. J. Nowakowski
ul. Kozłowska 78/14, 54-152 Wrocław
NIP: 894-302-25-80, REGON: 021538810
tel.: 509-429-760, 501-448-370, 500-514-448
www.geo-kart.org.pl, pawel.baginski@geo-kart.org.pl

GEODETA UPRAWNIONY
mgr Paweł Bagiński
nr uprawnień: 20317, zakres 1,4
54-152 Wrocław, ul. Kozłowska 78/14
tel.: 509 429 760

Inwestor:

ZDIUM
ZARZĄD DRÓG I UTRZYMANIA
MIASTA WE WROCŁAWIU
UL. DŁUGA 49, 53-633 WROCŁAW

Jednostka:
projektowa

MTI PROJEKT
58-200 Dzierżoniów, ul. Sienkiewicza 10a/4
tel: 508 854 096

Tytuł projektu:

PRZEBUDOWA DROGI POLEGAJĄCA NA BUDOWIE CHODNIKA
WRAZ Z PRZENIESIENIEM PRZYSTANKU
PRZY UL. JERZMANOWSKIEJ/ZERNICKIEJ WE WROCŁAWIU

Tytuł rysunku:

PROJEKT ZAGOSPODAROWANIA TERENU

Zespół projektowy	Specjalność	Nr uprawnień	Podpis
mgr inż. Andrzej Bobiński	Instalacyjna (kan. deszcz.)	256/DO5/08	

Stadium
PROJEKT
WYKONAWCZY

Data
11.2018
Skala : 1:500
Nr rysunku 2